

PIANTA  
scala 1:200



DOTT. ING. MARCO BERTOCCHI - STUDIO TECNICO  
Via G. B. Vico n° 46 - 04100 Latina (LT) - Tel. e fax +39 0773486409  
e mail: marco@studiobertocchi.com - web: www.studiobertocchi.com

COMUNE DI LATINA  
Provincia di Latina

Il progettista:  
Dott. Ing. Marco Bertocchi  
Via G. B. Vico n° 46  
Latina - Tel. +39 0773486409  
C.F. BRT MRC 67E13 E472N

Il Committente:  
Comune di Latina  
Area Opere Pubbliche  
C.so della Repubblica n° 116  
Latina (LT)

Indirizzo dell'immobile:  
Via Don Minzoni - Latina (LT)


Progetto:  
PROGETTO DELLE OPERE DI ADEGUAMENTO ALLE NORMATIVE DI PREVENZIONE INCENDI E PER L'OTTENIMENTO DEL CERTIFICATO DI PREVENZIONE INCENDI (CPI) PER IL MERCATO ANNONARIO TEMPORANEO DI VIA DON MINZONI A LATINA (LT)

Oggetto: Elaborati grafici allegati alla relazione generale  
Tavola: CPI 02  
Pratica VV.F.: 107711  
Protocollo n°: 15/01624/U

Rev.	Data	Descrizione	Nome del file
00	06/11/2015	ESECUTIVO	15-01624-U comune latina - mercato annuario - adeguamenti cp2.zip
01			
02			
03			
04			
05			
06			

Il progettista:

PARTICOLARI DEL NUOVO LOCALE PER LE POMPE ANTINCENDIO  
scala 1:50

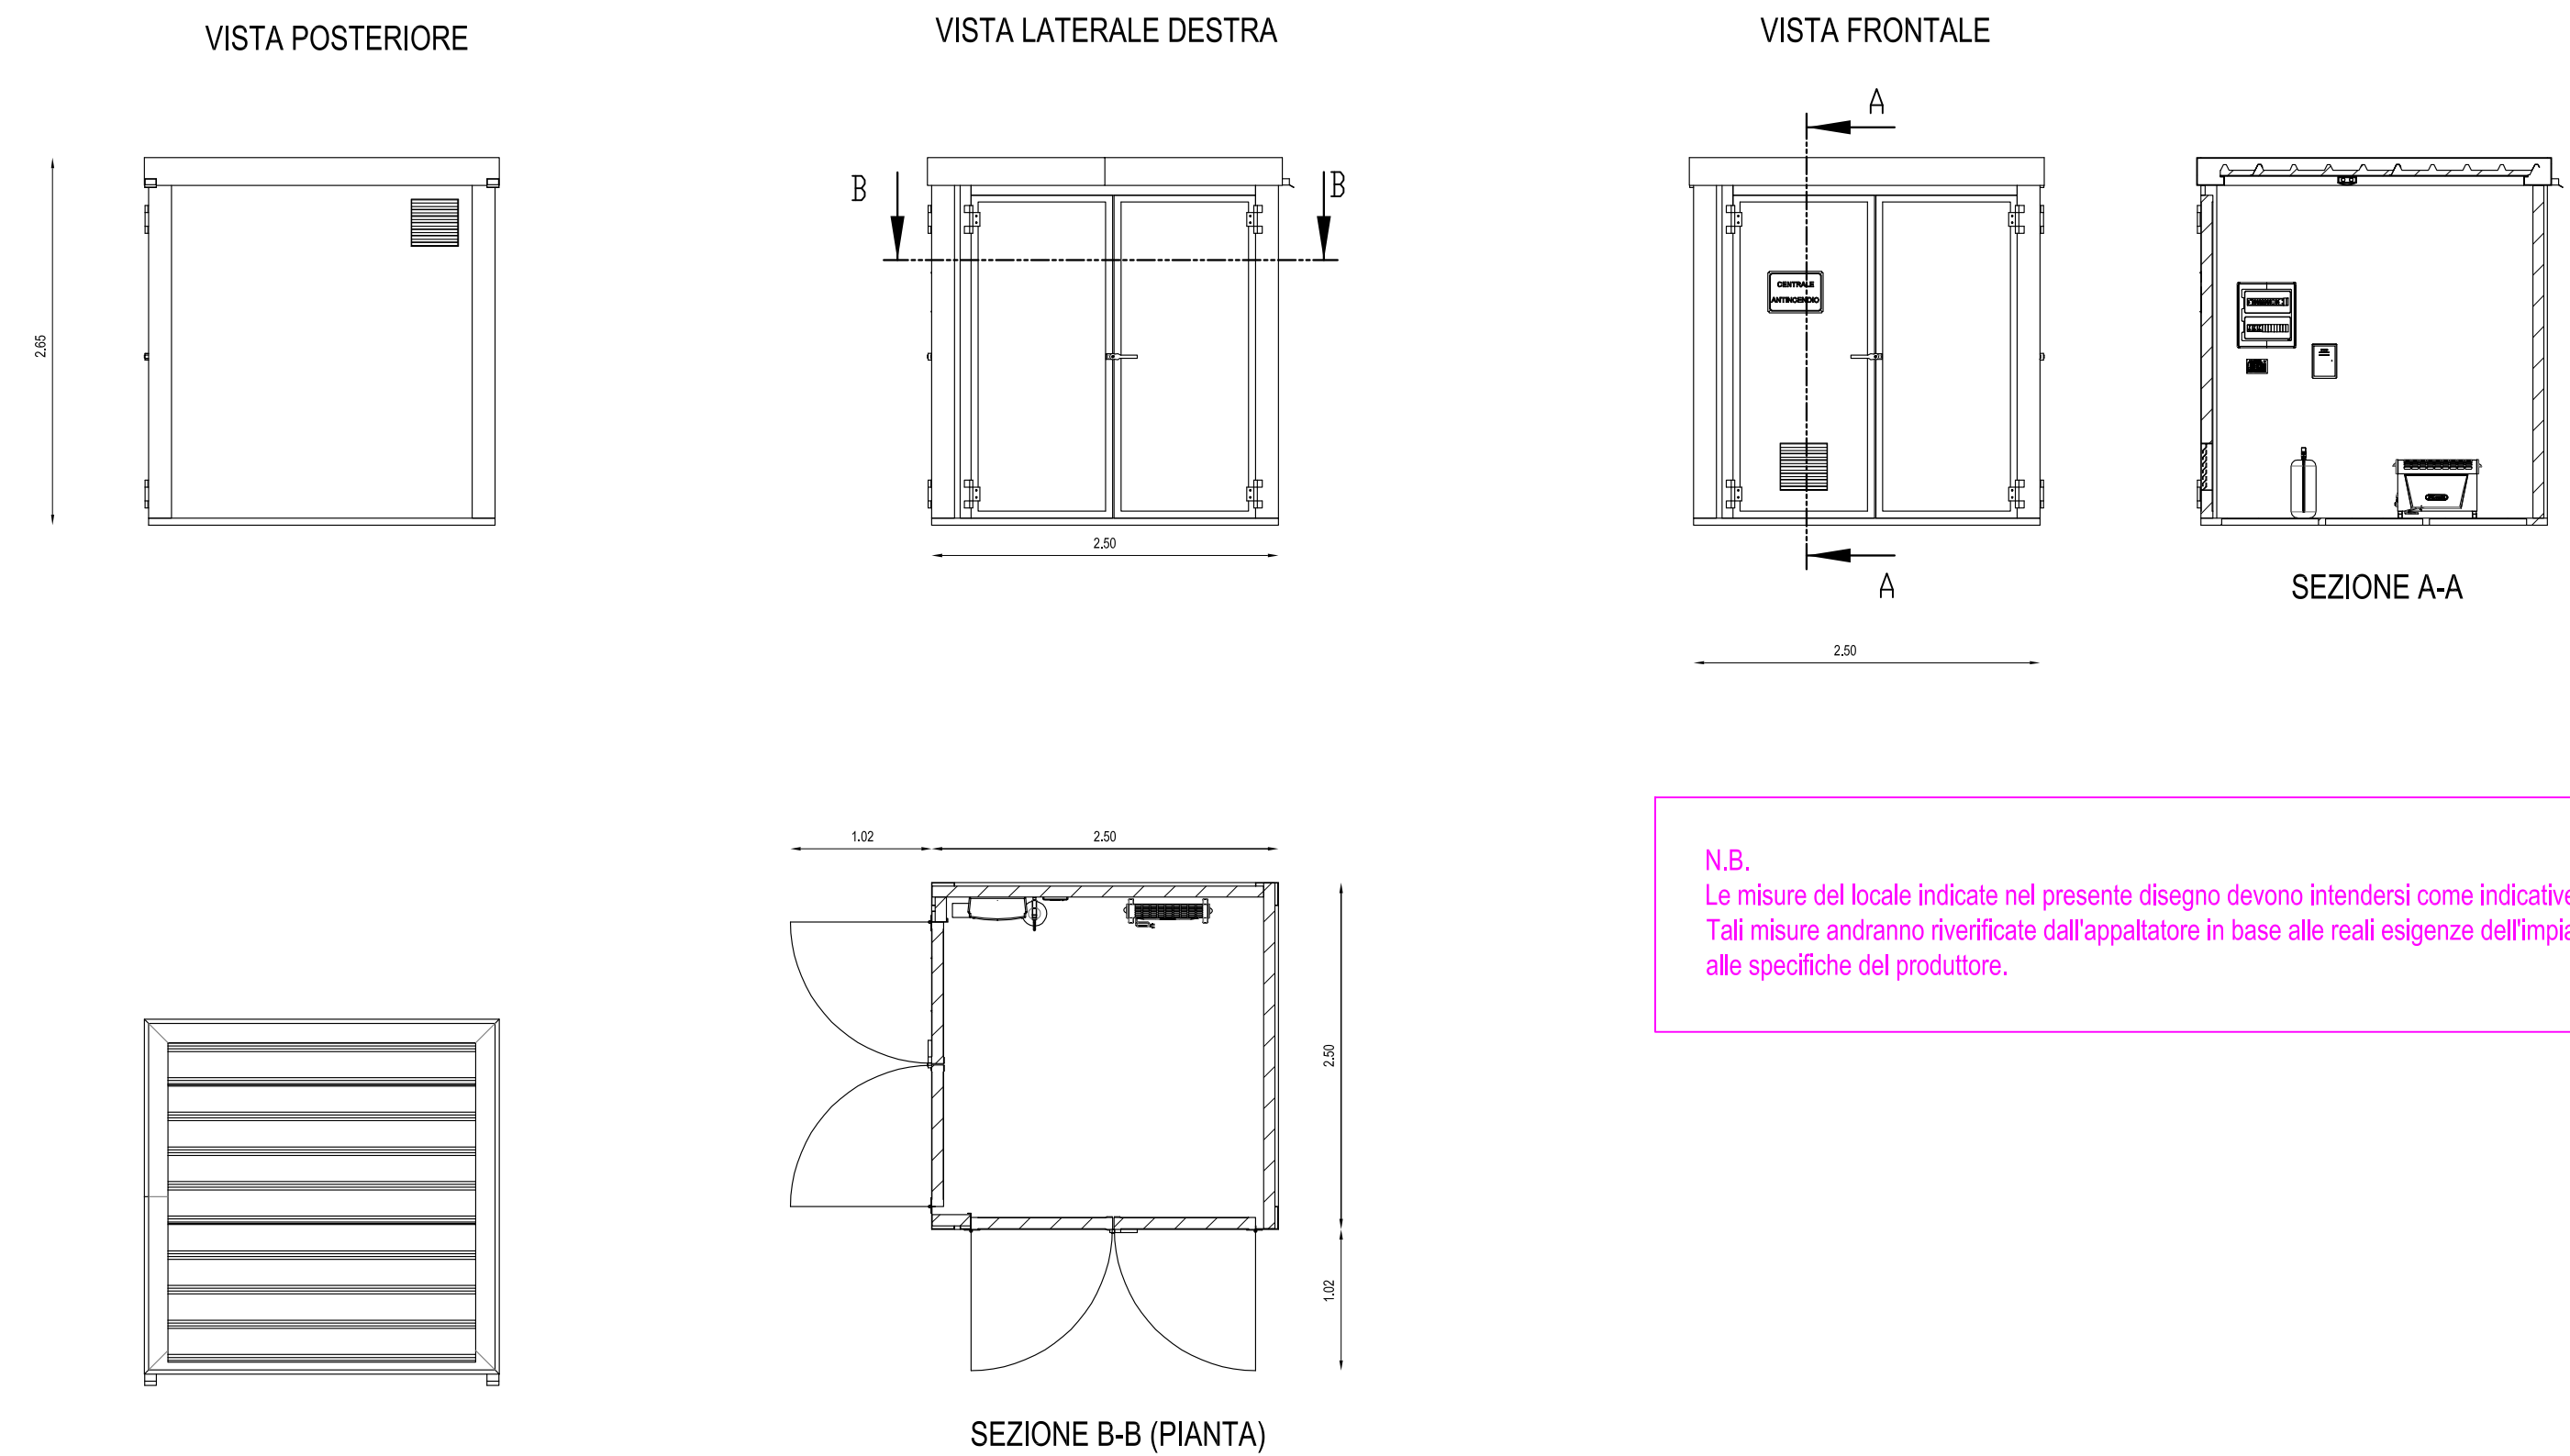

N.B.  
Le misure del locale indicate nel presente disegno devono intendersi come indicative.  
Tali misure andranno rivedute dall'appaltatore in base alle reali esigenze dell'impianto ed alle specifiche del produttore.